

# PLANLEGENDE

- ELEKTROINSTALLATION**
- AUSSCHALTER
  - EINFACHSTECKDOSE
  - AUSSCHALTER MIT KONTROLLLEUCHE
  - DOPPELSTECKDOSE
  - WECHSELSCHALTER
  - DREIFACHSTECKDOSE
  - SERIENSCHALTER
  - EDV-DOSE
  - KREUZSCHALTER
  - TAE-DOSE
  - KLINGEL
  - SCHALTER STECKDOSE
  - GEGENSPRECHANLAGE
  - LÜFTER
  - ELEKTROVERTEILUNG
  - WARMWASSER-SPEICHER
  - DRUCKTASTER MIT KONTROLLLEUCHE
  - DURCHLAUFERHITZER 24KW
  - ANSCHLUSS DECKENLEUCHT
  - RASTERLEUCHE

ALLE MASSE IN DER ZEICHNUNG SIND VOM AUFTRAGNEHMER EIGENVERANTWORTLICH ZU PRÜFEN!

ALLE HÖHENANGABEN WIE Z.B. VON BRÜSTUNGEN, FENSTERN, TÜREN SOWIE VON ELEKTROINSTALLATIONEN ERFOLGEN VON OKKF!

| PLANSTAND |            |       |
|-----------|------------|-------|
| INDEX     | ÄNDERUNGEN | DATUM |
|           |            |       |
|           |            |       |
|           |            |       |
|           |            |       |
|           |            |       |



**BAUVORHABEN** NUTZUNGSÄNDERUNG DES 1. OBERGESCHOSSES SWOLINZKYSTR. 1, 58135 HAGEN

**PLAN** ELEKTROPLANUNG 1.OG

**BAUHERR** WW BARRIEREFREIES WOHNEN GMBH & CO. KGaA  
NOECKERSTR. 37 F  
44879 BOCHUM

BOCHUM, DEN

**ARCHITEKT** DIPL. ING. FRANK GÖCKING  
VOM-STEIN-STR. 2A  
58642 ISERLOHN-LETMATHE  
TEL.: 02374-2579 FAX: 02374-13461  
E-MAIL: brill.goecking@t-online.de

ISERLOHN, DEN



# PLANLEGENDE

## MATERIALIEN

|  |                    |  |                     |
|--|--------------------|--|---------------------|
|  | STAHLBETON         |  | ESTRICH             |
|  | HEBEL PP PLANBLOCK |  | SCHOTTER            |
|  | KS-R (P)8DF 12/2,0 |  | DÄMMUNG             |
|  | GK-STÄNDERWERK     |  | ABBRUCH             |
|  |                    |  | VERDECKT / OBERHALB |

## DURCHBRÜCHE / MAUERSCHLITZE

|  |                     |  |                   |
|--|---------------------|--|-------------------|
|  | BD BODENDURCHBRUCH  |  | WS WANDSCHLITZ    |
|  | DD DECKENDURCHBRUCH |  | WD WANDDURCHBRUCH |

## KURZZEICHEN

|        |                 |      |                   |
|--------|-----------------|------|-------------------|
| H      | HEIZUNG         | BA   | BODENEINLAUF      |
| E      | ELEKTRO         | RR   | REGENROHR         |
| S      | SANITÄR         | SR   | SCHMUTZWASSER     |
| L      | LÜFTUNG         | BR   | BRÜSTUNG VON OKFF |
| ZK     | ZÄHLERKASTEN-E. | R    | ROLLLADEN         |
| WA     | WASSERUHR       | A.D. | ABGEHÄNGTE DECKE  |
| UZ     | UNTERZUG        | OK   | OBERKANTE         |
| ÜBZ    | ÜBERZUG         | UK   | UNTERKANTE        |
| STÜ    | STÜTZE          | RD   | ROHDECKE          |
| ST STÜ | STAHLSTÜTZE     | FF   | FERTIGBODEN       |
| ST UZ  | STAHLUNTERZUG   | D    | DECKE             |

## ENTWÄSSERUNG

|  |             |  |               |  |             |
|--|-------------|--|---------------|--|-------------|
|  | REGENWASSER |  | SCHMUTZWASSER |  | MISCHWASSER |
|--|-------------|--|---------------|--|-------------|

ANGABEN ZUR STATIK SIND DEN BERECHNUNGEN UND KONSTRUKTIONSPÄNEN DES STATIKERS ZU ENTNEHMEN!

ALLE MASSE IN DER ZEICHNUNG SIND VOM AUFTRAGNEHMER EIGENVERANTWORTLICH ZU PRÜFEN!

ALLE HÖHENANGABEN WIE Z.B. VON BRÜSTUNGEN, FENSTERN, TÜREN SOWIE VON ELEKTROINSTALLATIONEN ERFOLGEN VON OKFF!

## PLANSTAND

| INDEX | ÄNDERUNGEN | DATUM |
|-------|------------|-------|
|       |            |       |
|       |            |       |
|       |            |       |
|       |            |       |



BAUVORHABEN NUTZUNGSÄNDERUNG DES 1. OBEREGESCHOSSES SWOLINZKYSTR. 1, 58135 HAGEN

PLAN SCHNITTE


BAUHERR WW BARRIEREFREIES WOHNEN GMBH & CO.KG&aA NOECKERSTR. 37 F 44879 BOCHUM

BOCHUM, DEN


ARCHITEKT DIPL. ING. FRANK GÖCKING VOM-STEIN-STR. 2A 58642 ISERLOHN-LETMATHE TEL.: 02374-2579 FAX: 02374-13461 E-MAIL: brill.goecking@t-online.de

ISERLOHN, DEN

PROJEKT-NR. 8310118 GEZEICHNET: AHGÖ DATUM 13.12.2018 MAßSTAB 1:50

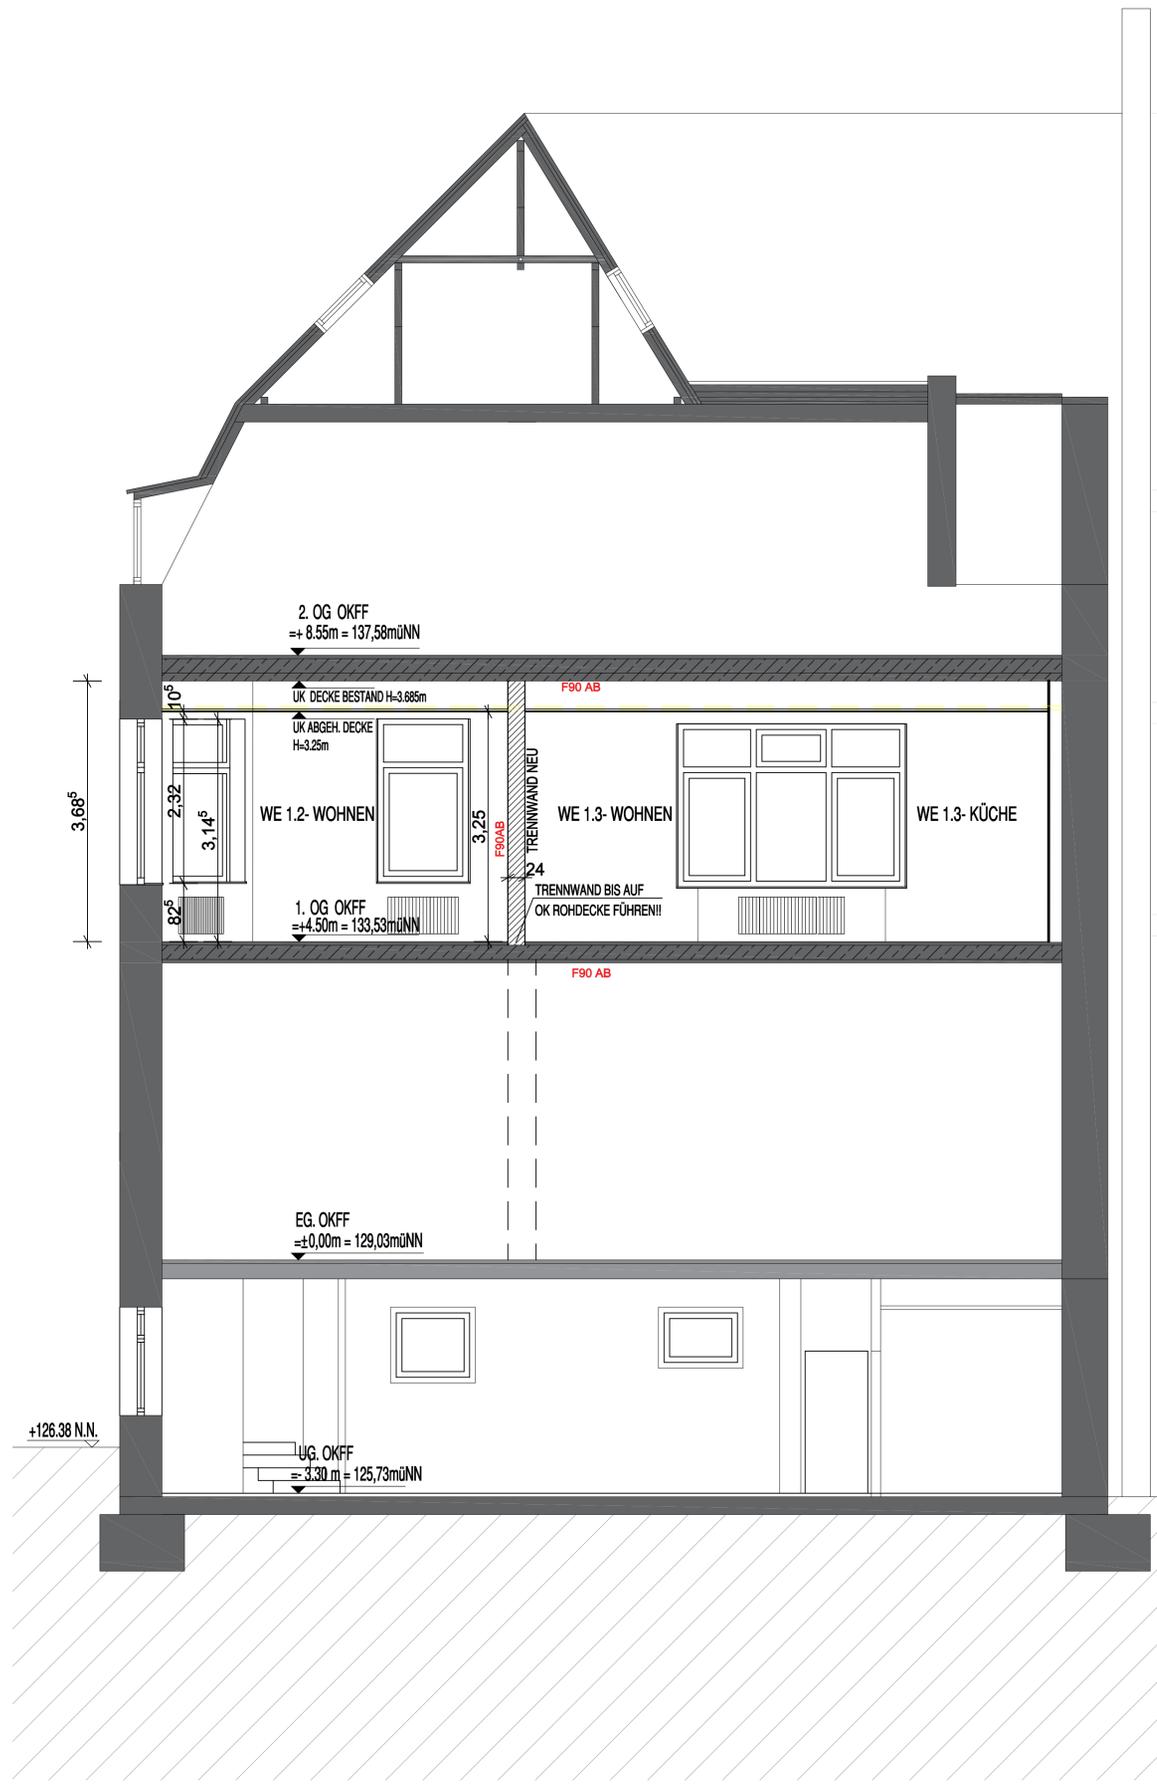

SCHNITT A-A

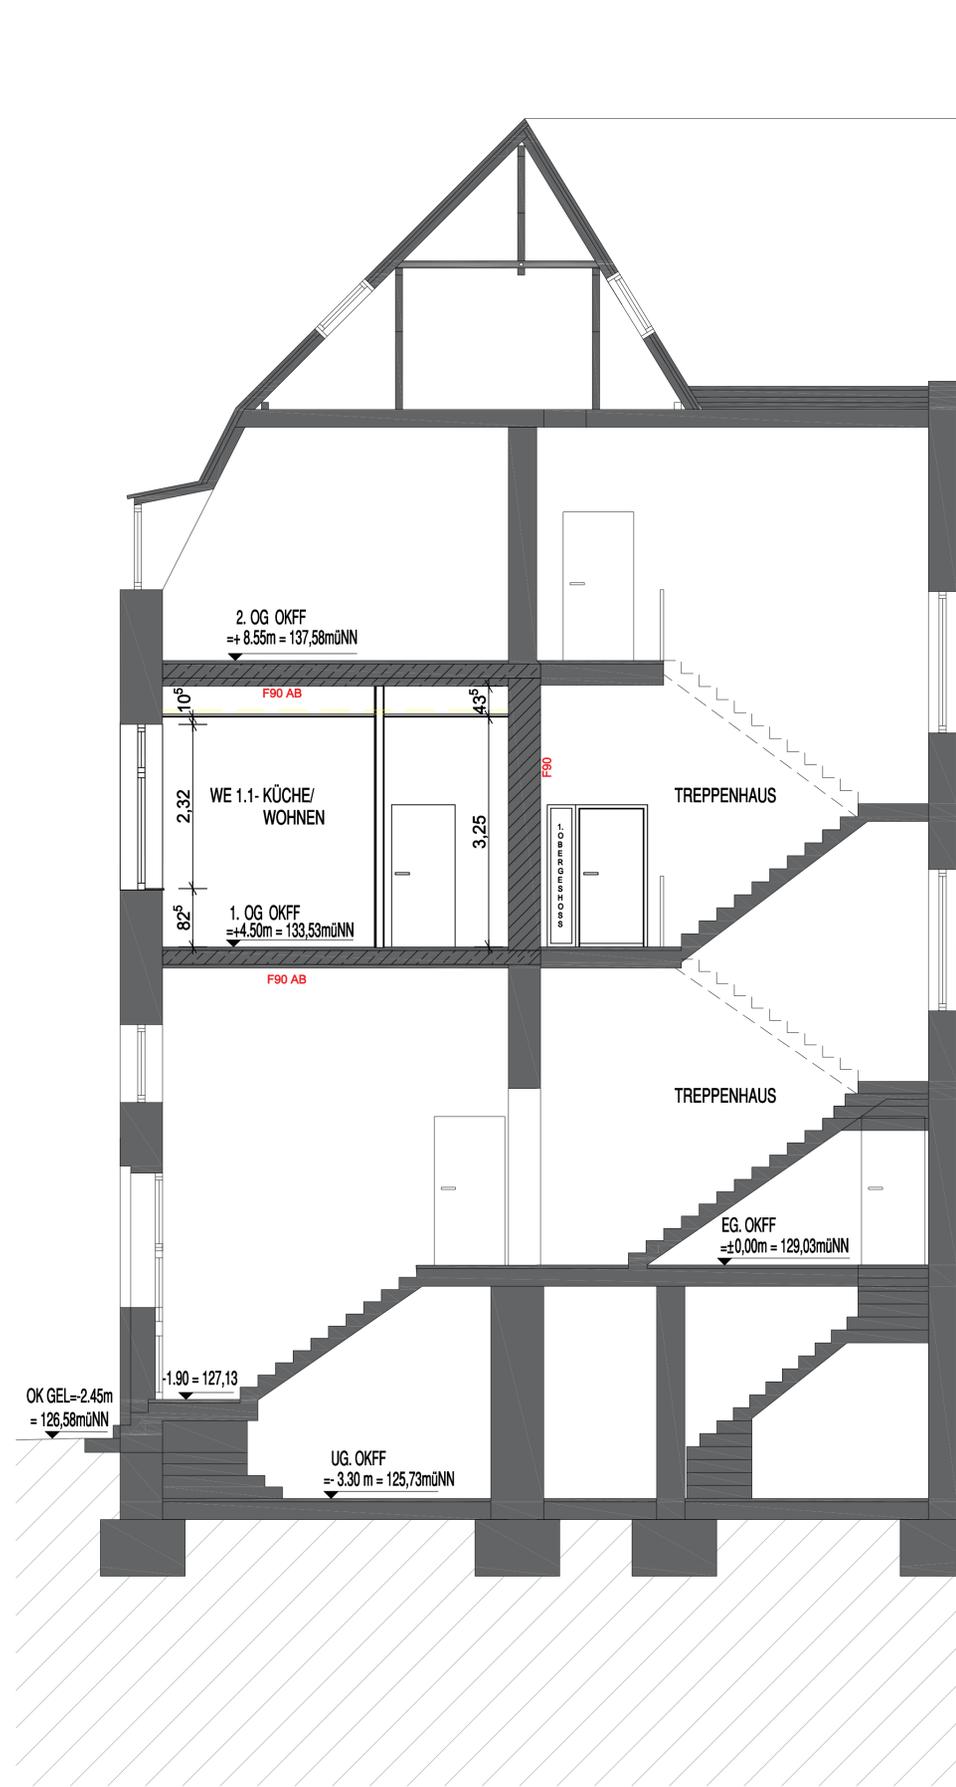

SCHNITT B-B